

Prace geodezyjne wykonano w:
"GEOJACK" BIURO USŁUG GEODEZYJNYCH mgr inż. JACEK JAKOBSKI
31-261 KRAKÓW UL. WYBICKIEGO 76/9
TEL. 0-502334057

Ks. Rob. 158/2011 KERG 3546-1919/2011


**MAPA SYTUACYJNO-WYSOKOŚCIOWA
Z PODZIEMNYM UZBROJENIEM TERENU
DO CELÓW PROJEKTOWYCH**

Sekcje 7.125.11.13.2.3 SKALA 1:500
7.125.11.13.2.4

waj.	małopolskie	obiekt	ul. Westerplatte 19
jedn. ewid.	Śródmieście	dz.	100
obręb	2	układ wsp.	ukf. 2000
miasto	Kraków	układ wys.	Kronsztadt 86

Mapa zgodna z terenem na 27 grudnia 2011r.

mgr inż. JACEK JAKOBSKI
PROJEKTOWY UPRAWNIENY
Nr upr. 11096

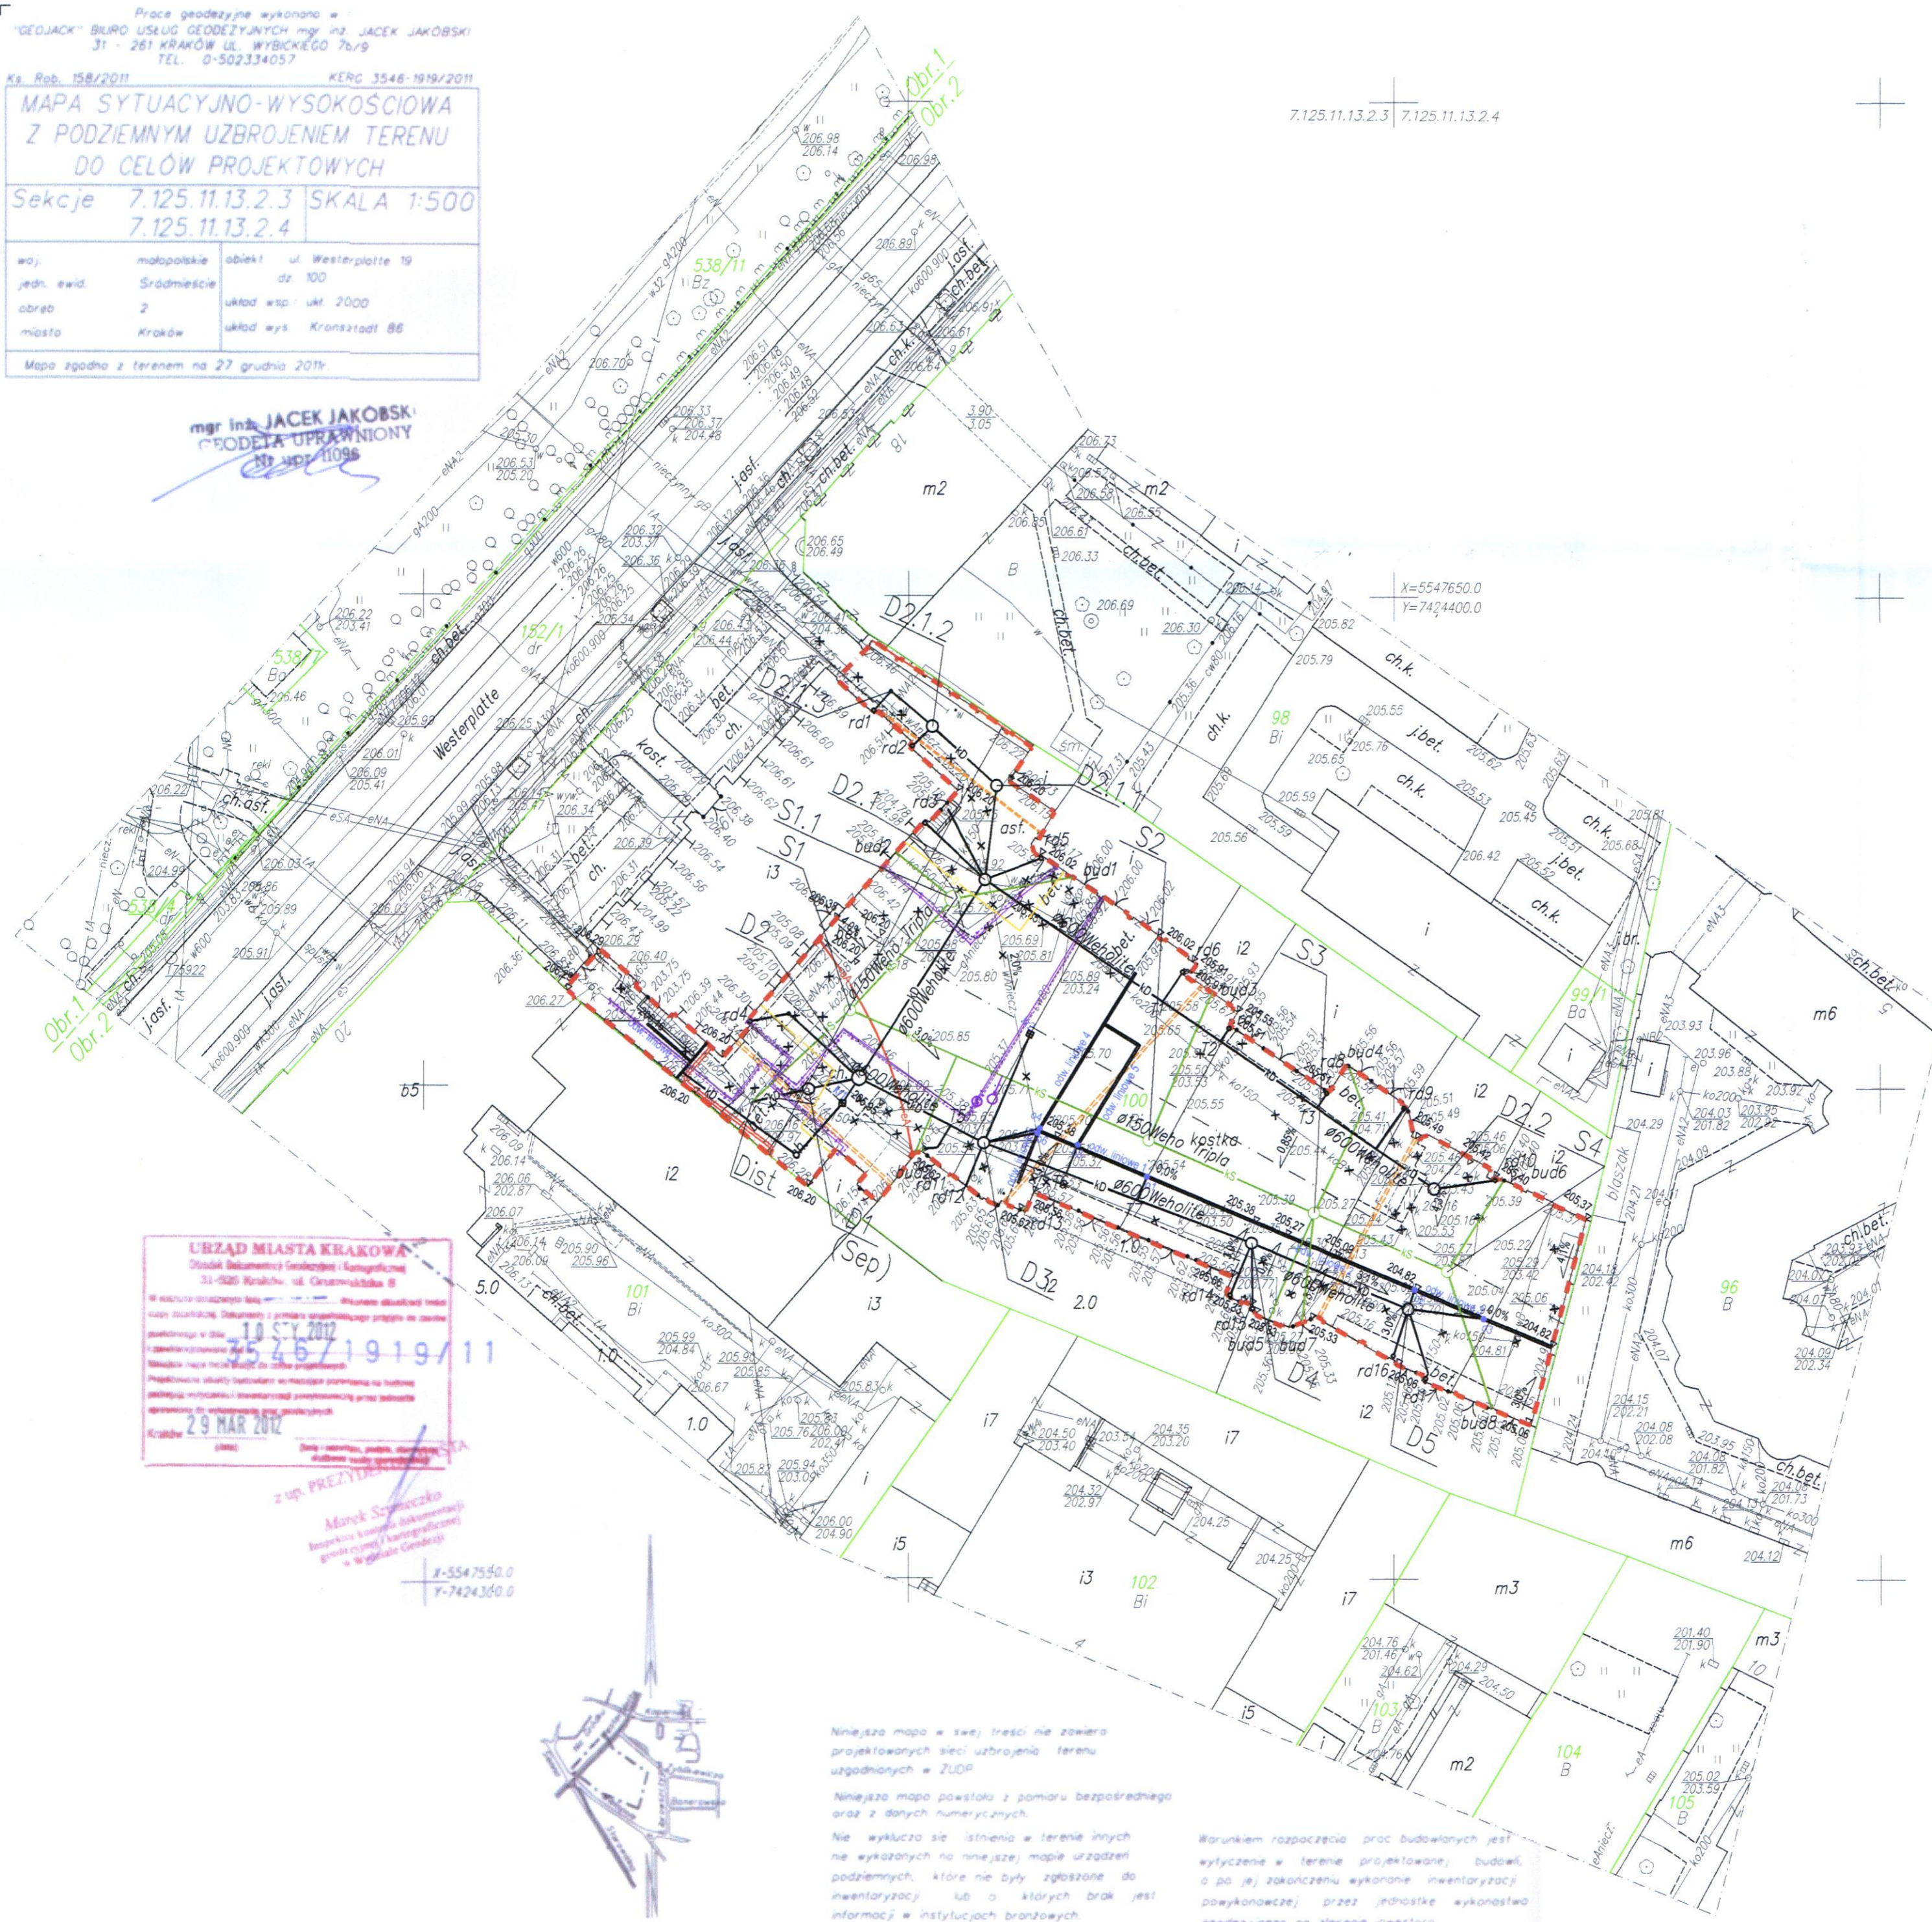

URZĄD MIASTA KRAKOWA
Dzielnica Inżynierii Geodezyjnej i Kartograficznej
31-525 Kraków, ul. Górniczańska 8
10 STY 2012
35 46 19 19 / 11
29 MAR 2012

mgr inż. Marek Szymczak
Inżynier Geodezyjny
Krajowy Rejestr Inżynierów Geodezyjnych
w Wydziale Geodezyjnym

X=5547550.0
Y=7424360.0



Niniejsza mapa w swej treści nie zawiera projektowanych sieci uzbrojenia terenu uzgodnionych w ZUP.

Niniejsza mapa powstała z pomiaru bezpośredniego oraz z danych numerycznych.

Nie wyklucza się istnienia w terenie innych nie wykazanych na niniejszej mapie urządzeń podziemnych, które nie były zgłoszone do inwentaryzacji lub o których brak jest informacji w instytucjach branżowych.

Warunkiem rozpoczęcia prac budowlanych jest wytyczenie w terenie projektowanych budowli, a po jej zakończeniu wykonanie inwentaryzacji powykonawczej przez jednostkę wykonawstwa geodezyjnego na zlecenie inwestora.

- OZNACZENIA DROGOWE:**
- [Symbol] - PROJ. NAWIERZCHNIA PLACU MANEWROWEGO KONSTRUKCJA 1 (kostka bazaltowa 10cm)
 - [Symbol] - PROJ. RZĘDNE WYSOKOŚCIOWE
 - [Symbol] - POCHYLENIA PODŁUŻNE I POPRZECZNE
 - [Symbol] - WYMIARY LINIOWE I PROMIENIE ŁUKÓW
 - [Symbol] - GRANICA TERENU INWESTYCJI
- OZNACZENIA UZBROJENIA TERENU:**
- [Symbol] - PROJ. KANALIZACJA OPADOWA
 - [Symbol] - PROJ. ODODNIENIE LINIOWE
 - [Symbol] - PROJ. STUDZIENKI WODOŚCIEKOWE
 - [Symbol] - PROJ. KANALIZACJA SANITARNA
 - [Symbol] - PROJ. SIECI GAZOWE
 - [Symbol] - PROJ. SIECI CIEPŁOWNICZE
 - [Symbol] - PROJ. SIECI ELEKTROENERGETYCZNE
 - [Symbol] - PROJ. TELETECHNICZNE RURY OCHRONNE
 - [Symbol] - ISTN. SIECI LIKWIDOWANE

URZĄD MIASTA KRAKOWA
WYDZIAŁ ARCHITEKTURY
I URBANISTYKI
30-533 Kraków, Rynek Podgórski 1

d.a.-projekt		Biuro Projektów Dróg, Ulic i Mostów	
mgr inż. Dominik Adamczyk		ul. Rydyłowska 44/7, 30-363 Kraków	
NIP: 678-166-71-46		REGON: 351583857	
tel: (12) 204 92 08		mobile: 501 484 465	
fax: (12) 206 05 73		biuro@da-projekt.com.pl	
INWESTOR:	KOMENDA MIEJSKA PAŃSTWOWEJ STRAŻY POŻARNEJ UL. WESTERPLATTE 19, 31-033 KRAKÓW		
TEMAT:	PRZEBUDOWA PLACU MANEWROWEGO WRAZ Z INSTALACJAMI WEWNĘTRZNYMI KOMENDY MIEJSKIEJ PAŃSTWOWEJ STRAŻY POŻARNEJ PRZY UL. WESTERPLATTE 19 W KRAKOWIE DZIAŁKA NR 100, OBR. 2 ŚRÓDMIEŚCIE		
Tytuł rysunku:	S Y T U A C J A		
BRANŻA:	KANALIZACJA	NR RYS:	1
FAZA:	PB	NR OPRACOWANIA:	1:500
AUTOR:	mgr inż. Tomasz Niedenthal opr.-nr ewid. MAP/0106/POOS/06	PODPISY:	[Podpis]
SPRAWDZIŁ:	mgr inż. Maciej Cisowski opr.-nr ewid. MAP/0069/POOS/03	DATA:	08.2012
UMOWA NR:			