

Prace geodezyjne wykonano w:
 "GEOJACK" BIURO USŁUG GEODEZYJNYCH mgr inż. JACEK JAKÓBSKI
 31 - 261 KRAKÓW UL. WYBICKIEGO 7b/9
 TEL. 0-502334057

**MAPA SYTUACYJNO-WYSOKOŚCIOWA
 Z PODZIEMNYM UZBROJENIEM TERENU
 DO CELÓW PROJEKTOWYCH**

Sekcje 7.125.11.13.2.3 SKALA 1:500
 7.125.11.13.2.4


woj.	małopolskie	obiekt	ul. Westerplatte 19
jedn. ewid.	Śródmieście	dz.	100
abreb	2	układ wsp.	ukt. 2000
miasto	Kraków	układ wys.	Kronsztadt 86

Mapa zgodna z terenem na 27 grudnia 2011r.

mgr inż. JACEK JAKÓBSKI
 GEODETA UPRAWNIONY
 Nr upr. 11096

7.125.11.13.2.3 / 7.125.11.13.2.4


LEGENDA:
 - - - - - PROJEKTOWANA LINIA KABLOWA NN
 TYPU YAKY 4*50mm
 1os19 **JEDNA RURA OSŁONOWA DVK 160
 DŁUGOŚCI 19 METROW**

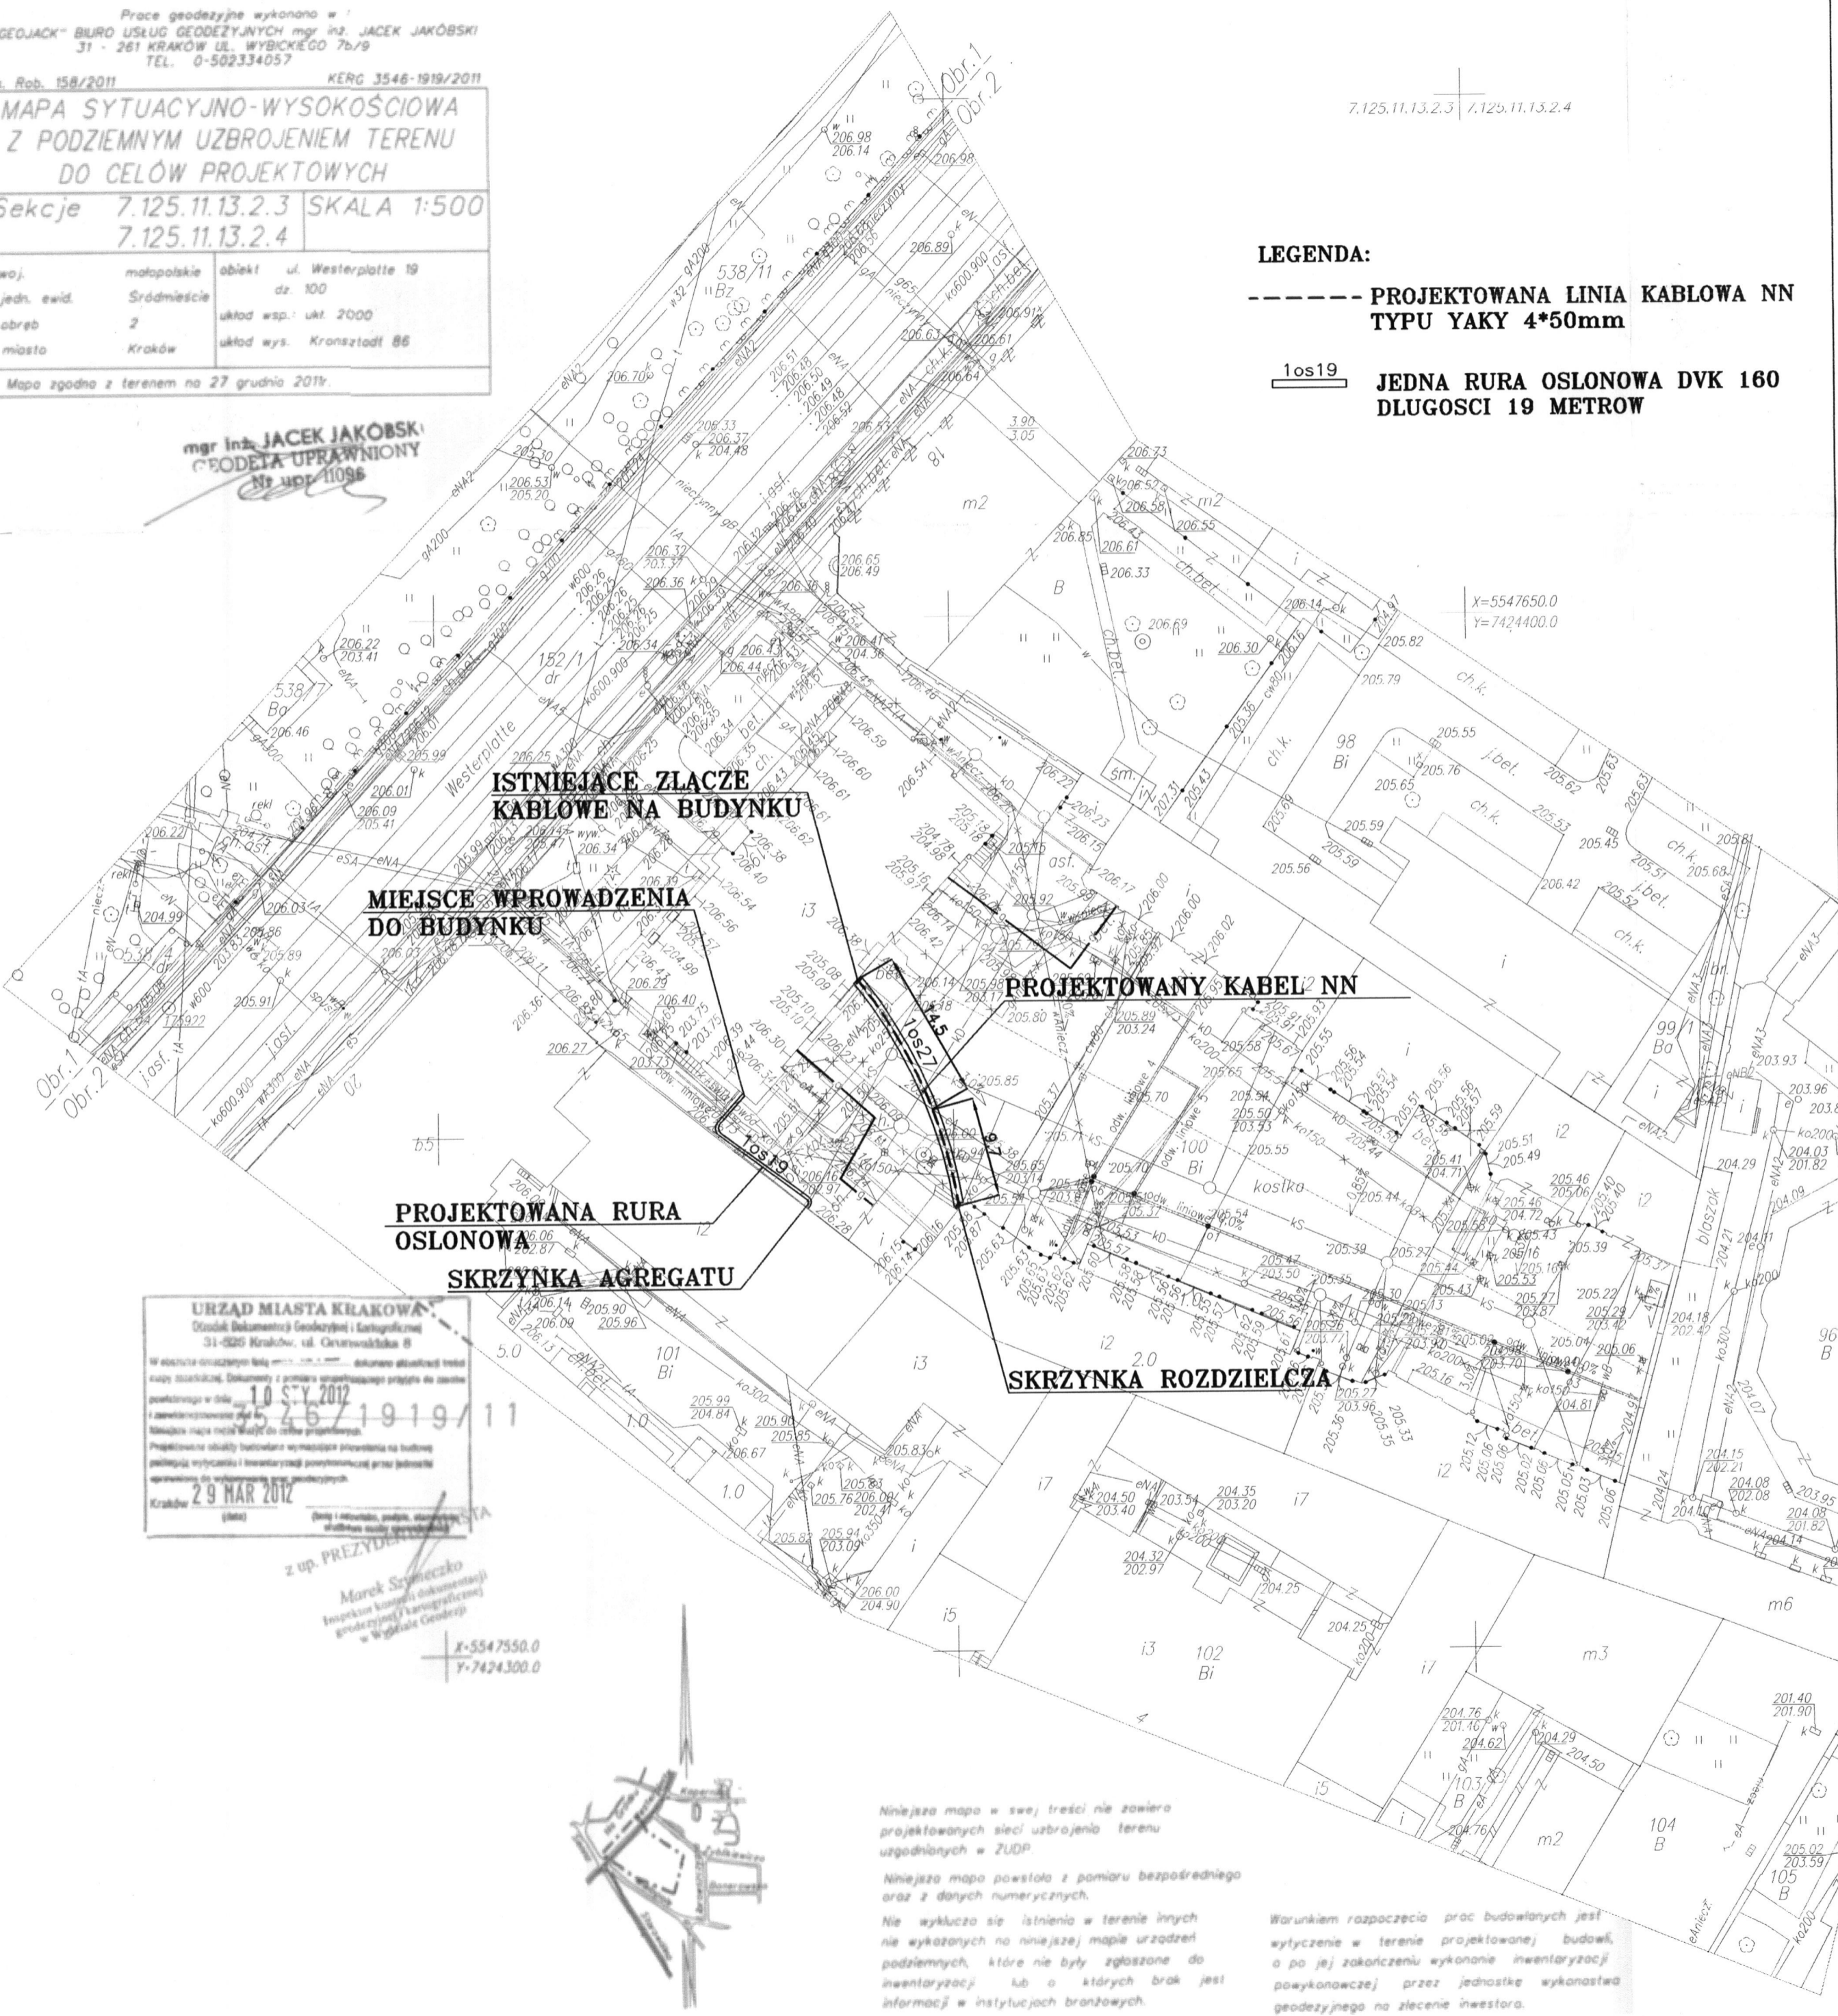

URZĄD MIASTA KRAKOWA
 Oddział Dokumentacji Geodezyjnej i Kartograficznej
 31-520 Kraków, ul. Garwolińska 8
 Wzrostła sytuacja...
 1.0 STY 2012
 526/1919/11
 29 MAR 2012

z up. PREZYDENTA
 Marek Szymczko
 Inspektor Komisji Dokumentacji
 Geodezyjnej i Kartograficznej
 w Wydziale Geodezji

X=5547550.0
 Y=7424300.0

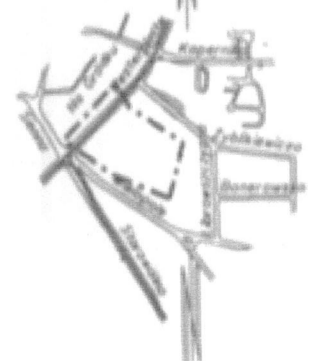

Niniejsza mapa w swej treści nie zawiera projektowanych sieci uzbrojenia terenu uzgodnionych w ZUDP
 Niniejsza mapa powstała z pomiaru bezpośredniego oraz z danych numerycznych.
 Nie wyklucza się istnienia w terenie innych nie wykazanych na niniejszej mapie urządzeń podziemnych, które nie były zgłoszone do inwentaryzacji lub o których brak jest informacji w instytucjach branżowych.

Warunkiem rozpoczęcia prac budowlanych jest wtyczenie w terenie projektowanej budowli, a po jej zakończeniu wykonanie inwentaryzacji powykonawczej przez jednostkę wykonawstwa geodezyjnego na zlecenie inwestora.

d.a.-projekt		Biuro Projektów Dróg, Ulic i Mostów	
mgr inż. Dominik Adamczyk		ul. Rydlówka 44/7, 30-363 Kraków	tel. (12) 294 92 08
NIP: 676-166-71-46		REGON: 351583857	mobile: 501 484 465
fax: (12) 266 05 73		biuro@da-projekt.com.pl	
INWESTOR:	KOMENDA MIEJSKA PAŃSTWOWEJ STRAŻY POŻARNEJ UL. WESTERPLATTE 19, 31-033 KRAKÓW		
TEMAT:	PRZEBUDOWA PLACU MANEWROWEGO WRAZ Z INSTALACJAMI WEWNĘTRZNYMI KOMENDY MIEJSKIEJ PAŃSTWOWEJ STRAŻY POŻARNEJ PRZY UL. WESTERPLATTE 19 W KRAKOWIE DZIAŁKA NR 100, OBR. 2 ŚRÓDMIEŚCIE		
TYTUŁ RYSUNKU:	PROJEKT ZAGOSPODAROWANIA – TRASY LINII		
BRANŻA:	SIĘĆ ELEKTROENERGETYCZNA	NR RYS:	NR OPRACOWANIA:
FAZA:	PW	1	6W
AUTOR:	mgr inż. ANDRZEJ NOWAK upr. nr ewid. BPP 267/83	PODPISY:	DATA:
SPRAWDZIŁ:	inż. FRYDERYK STYPA upr. nr ewid. GP IV 63/197/76		08.2012
UMOWA NR:			