

Prace geodezyjne wykonano w:  
**"GEOJACK" BIURO USŁUG GEODEZYJNYCH mgr inż. JACEK JAKÓBSKI**  
 31-261 KRAKÓW UL. WYBICKIEGO 76/9  
 TEL. 0-502334057

Ks. Rob. 158/2011 KERG 3548-1910/2011

**MAPA SYTUACYJNO-WYSOKOŚCIOWA  
 Z PODZIEMNYM UZBROJENIEM TERENU  
 DO CELÓW PROJEKTOWYCH**

Sekcje 7.125.11.13.2.3 SKALA 1:500  
 7.125.11.13.2.4

woj.	małopolska	obłekt	ul. Westerplatte 19
jedn. adm.	Średziszka	dz.	100
obrab.	2	układ wsp.	ukł. 2000
miasto	Kraków	układ wys.	Kraconost 88

Mapa zgodna z terenem na 27 grudnia 2011r.

**URZĄD MIASTA KRAKOWA**  
 Dział Urbanistyki, Inżynierii Miejskiej i Inżynierii Środowiska  
 31-480 Kraków, ul. Chramszelna 6

11 LIP 2012

60-06-1000.1981.2012

z up. PREZYDENTA MIASTA  
 Krzysztof Gajda  
 Inspektor  
 w Wydziale Geodezyjnym


**URZĄD MIASTA KRAKOWA**  
 Dział Urbanistyki, Inżynierii Miejskiej i Inżynierii Środowiska  
 31-480 Kraków, ul. Chramszelna 6

11 LIP 2012

357571919/11

28 MAR 2012

z up. PREZYDENTA MIASTA  
 Marek Szymaszko  
 Inspektor techniczny (urbanistyki)  
 w Wydziale Geodezyjnym

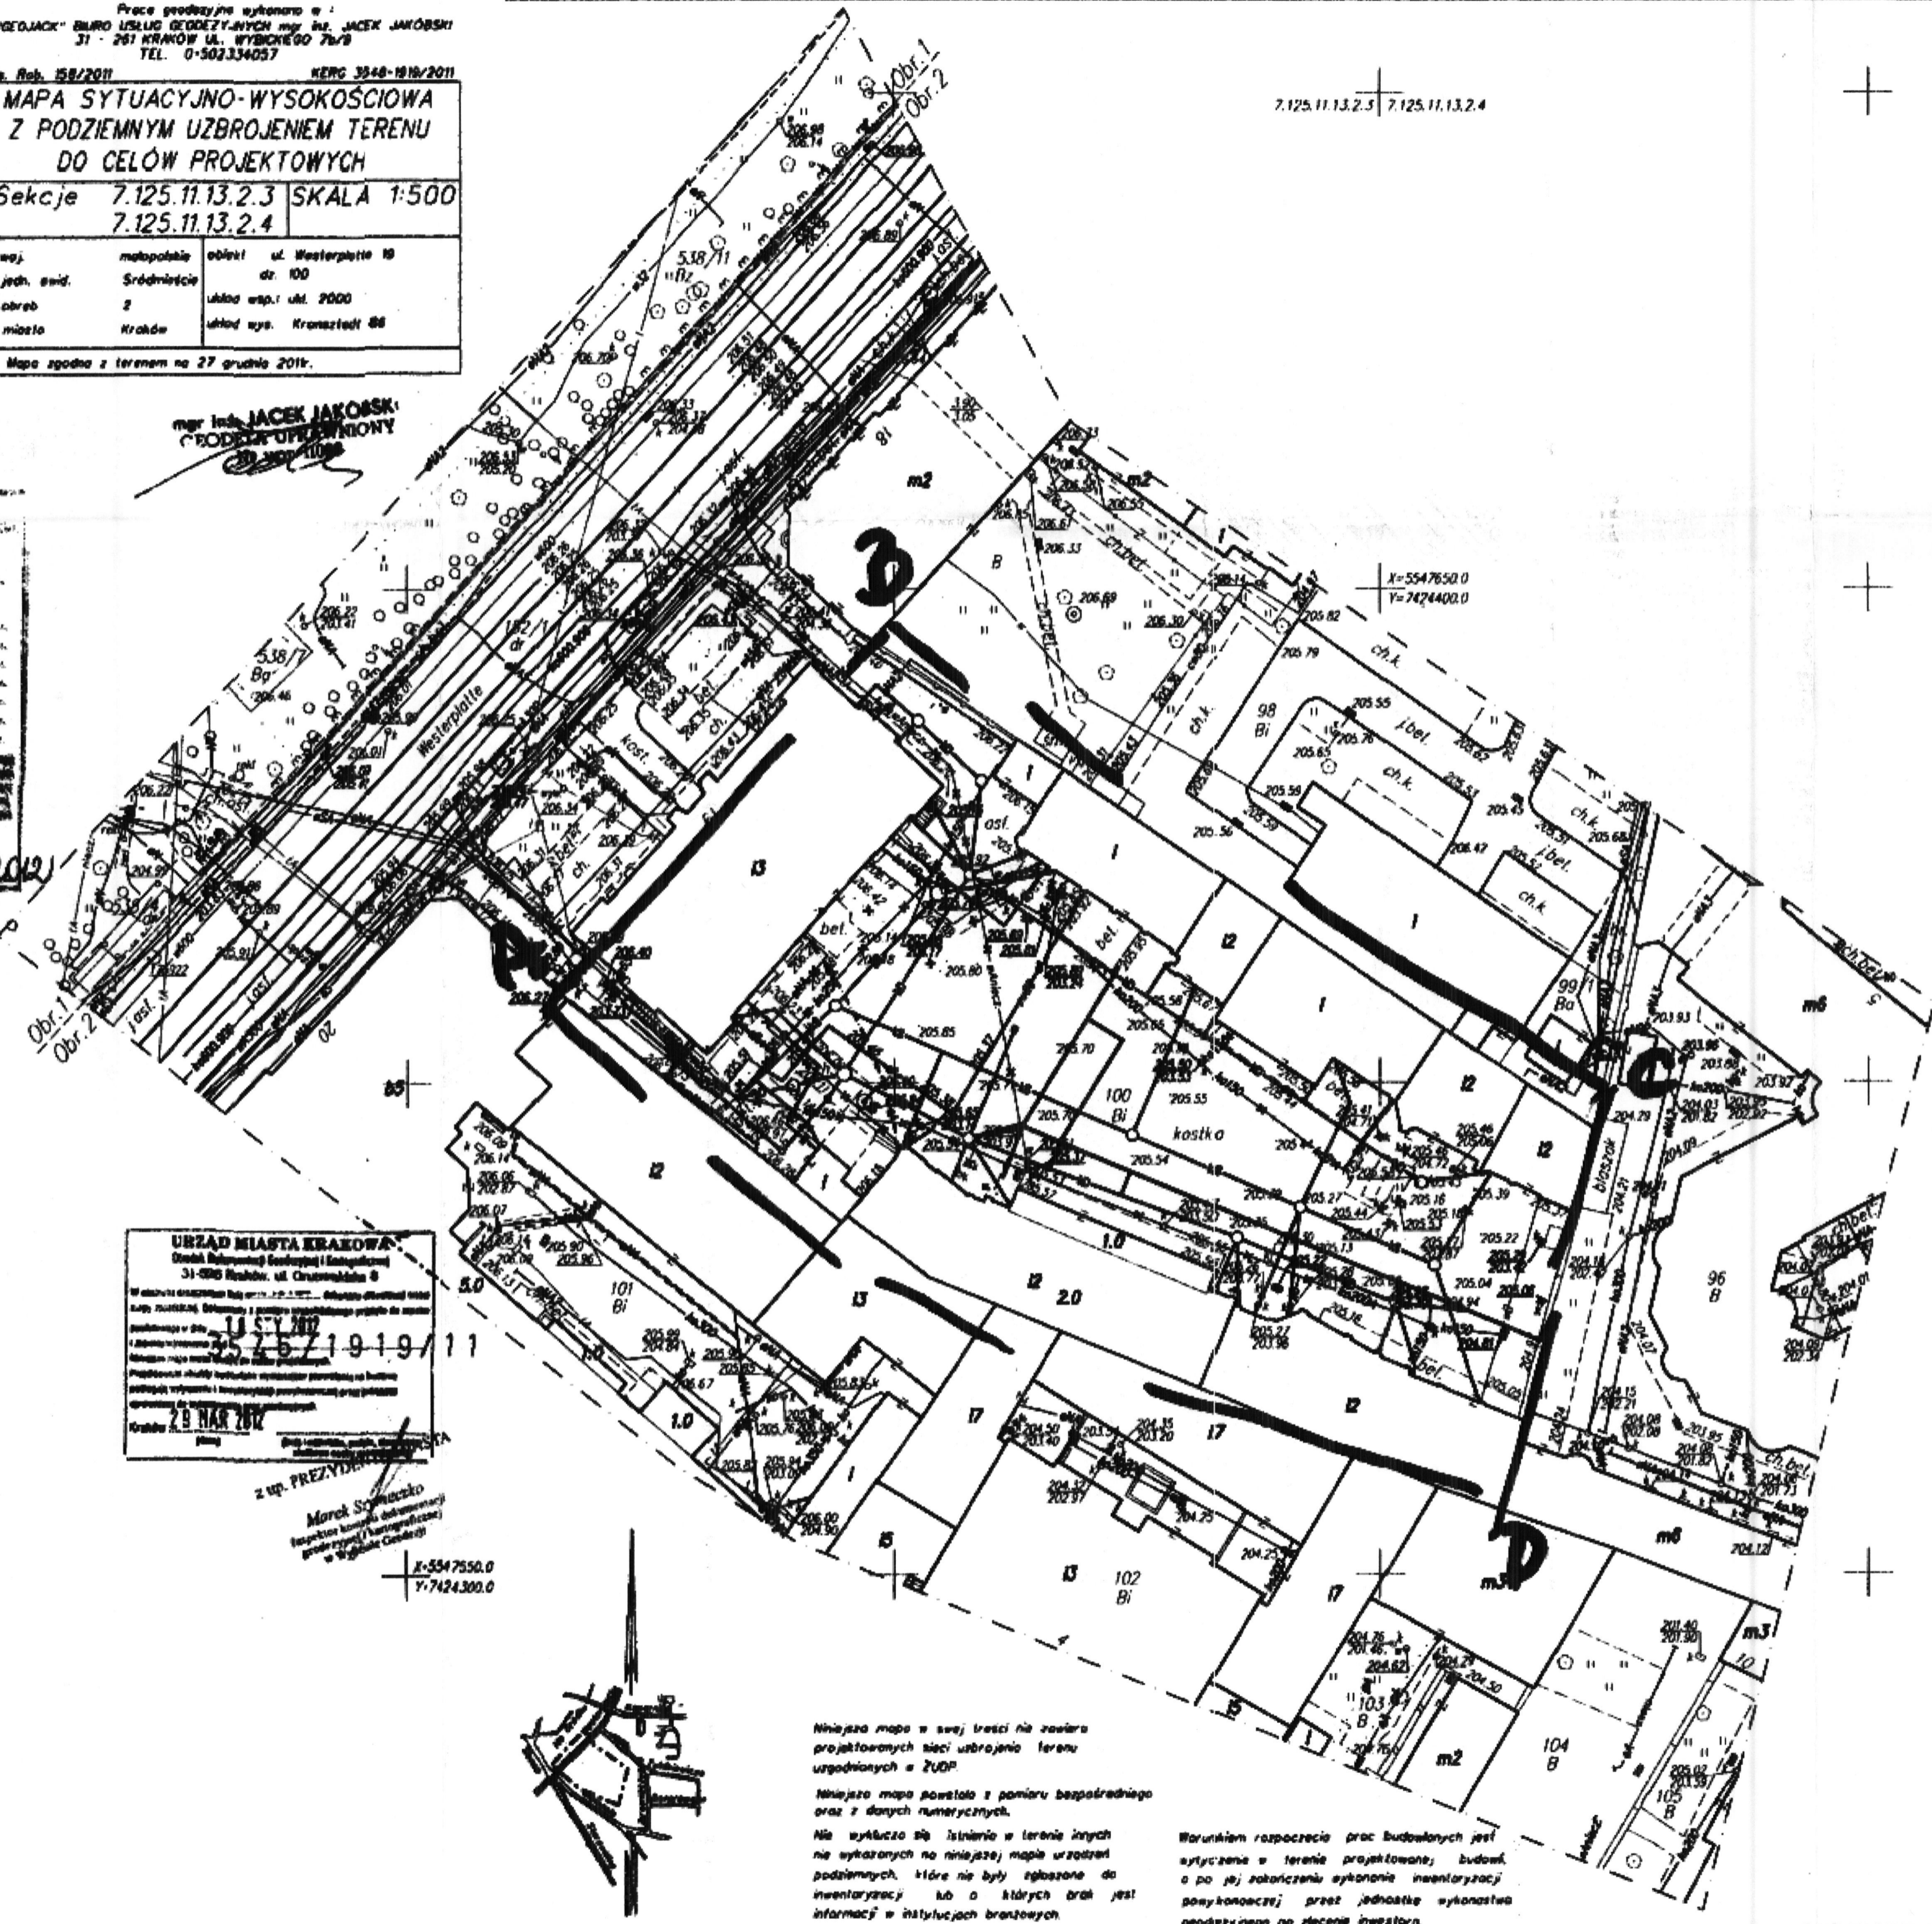

Niniejsza mapa w swej treści nie zawiera projektowanych sieci uzbrojenia terenu uzgodnionych z ZUDP.

Niniejsza mapa powstała z pomiaru bezpośredniego oraz z danych numerycznych.

Nie wykazano się istnieniu w terenie innych nie wykazanych na niniejszej mapie urządzeń podziemnych, które nie były zgłoszone do inwentaryzacji lub o których brak jest informacji w instytucjach branżowych.

Warunkiem rozpoczęcia prac budowlanych jest uzyskanie w terenie projektowanych, budowlanych po jej zakończeniu wykonanie inwentaryzacji powykonawczej przez jednostkę wykonawczą geodezyjną na zlecenie inwestora.

<b>d.a.-projekt</b> Biuro Projektów Drog, Urbanistyki i Inżynierii Środowiska	
Wzrost:	KOMENDA MIEJSKA PAŃSTWOWEJ STRAŻY POŻARNEJ UL. WESTERPLATTE 19, 31-033 KRAKÓW
Temat:	PRZEBUDOWA PLACU MANEWROWEGO WRAZ Z INSTALACJAMI WĘWNETRZNYMI KOMENDY MIEJSKIEJ PAŃSTWOWEJ STRAŻY POŻARNEJ PRZY UL. WESTERPLATTE 19 W KRAKOWIE DZIAŁKA NR 100, OBR. 2 ŚRÓDMIEŚCIE
Opis:	SYTUACJA - PLANSZA ZBIORCZA UZBROJENIA
Wzrost:	ZUDP
Skala:	1:500
Autorka:	mgr inż. DOMINIŁA ADAMCZYK Upr.-w. odł. 284/2000
Projektant:	mgr inż. JACEK SZLACHTA Upr.-w. odł. 184/2000/100/107
Wzrost:	08.2012

- LEGENDA (sieci uzbrojenia terenu)**
- istn. sieci do likwidacji
  - proj. studzienki wodociągowe
  - proj. odwodnienie liniowe
  - proj. kanalizacja opadowa
  - proj. kanalizacja sanitarna
  - proj. sieci gazowe
  - proj. sieci elektroenergetyczne
  - proj. sieci CO
  - istn. sieci kanalizacyjne
  - istn. sieci elektroenergetyczne
  - istn. sieci teletechniczne
  - istn. sieci gazowe
  - istn. sieci CO
  - istn. sieci wodociągowe